


GMINNY DOM KULTURY W MIEJSCOWOŚCI CIELĄDZ RZUT PARTERU OŚWIETLENIE

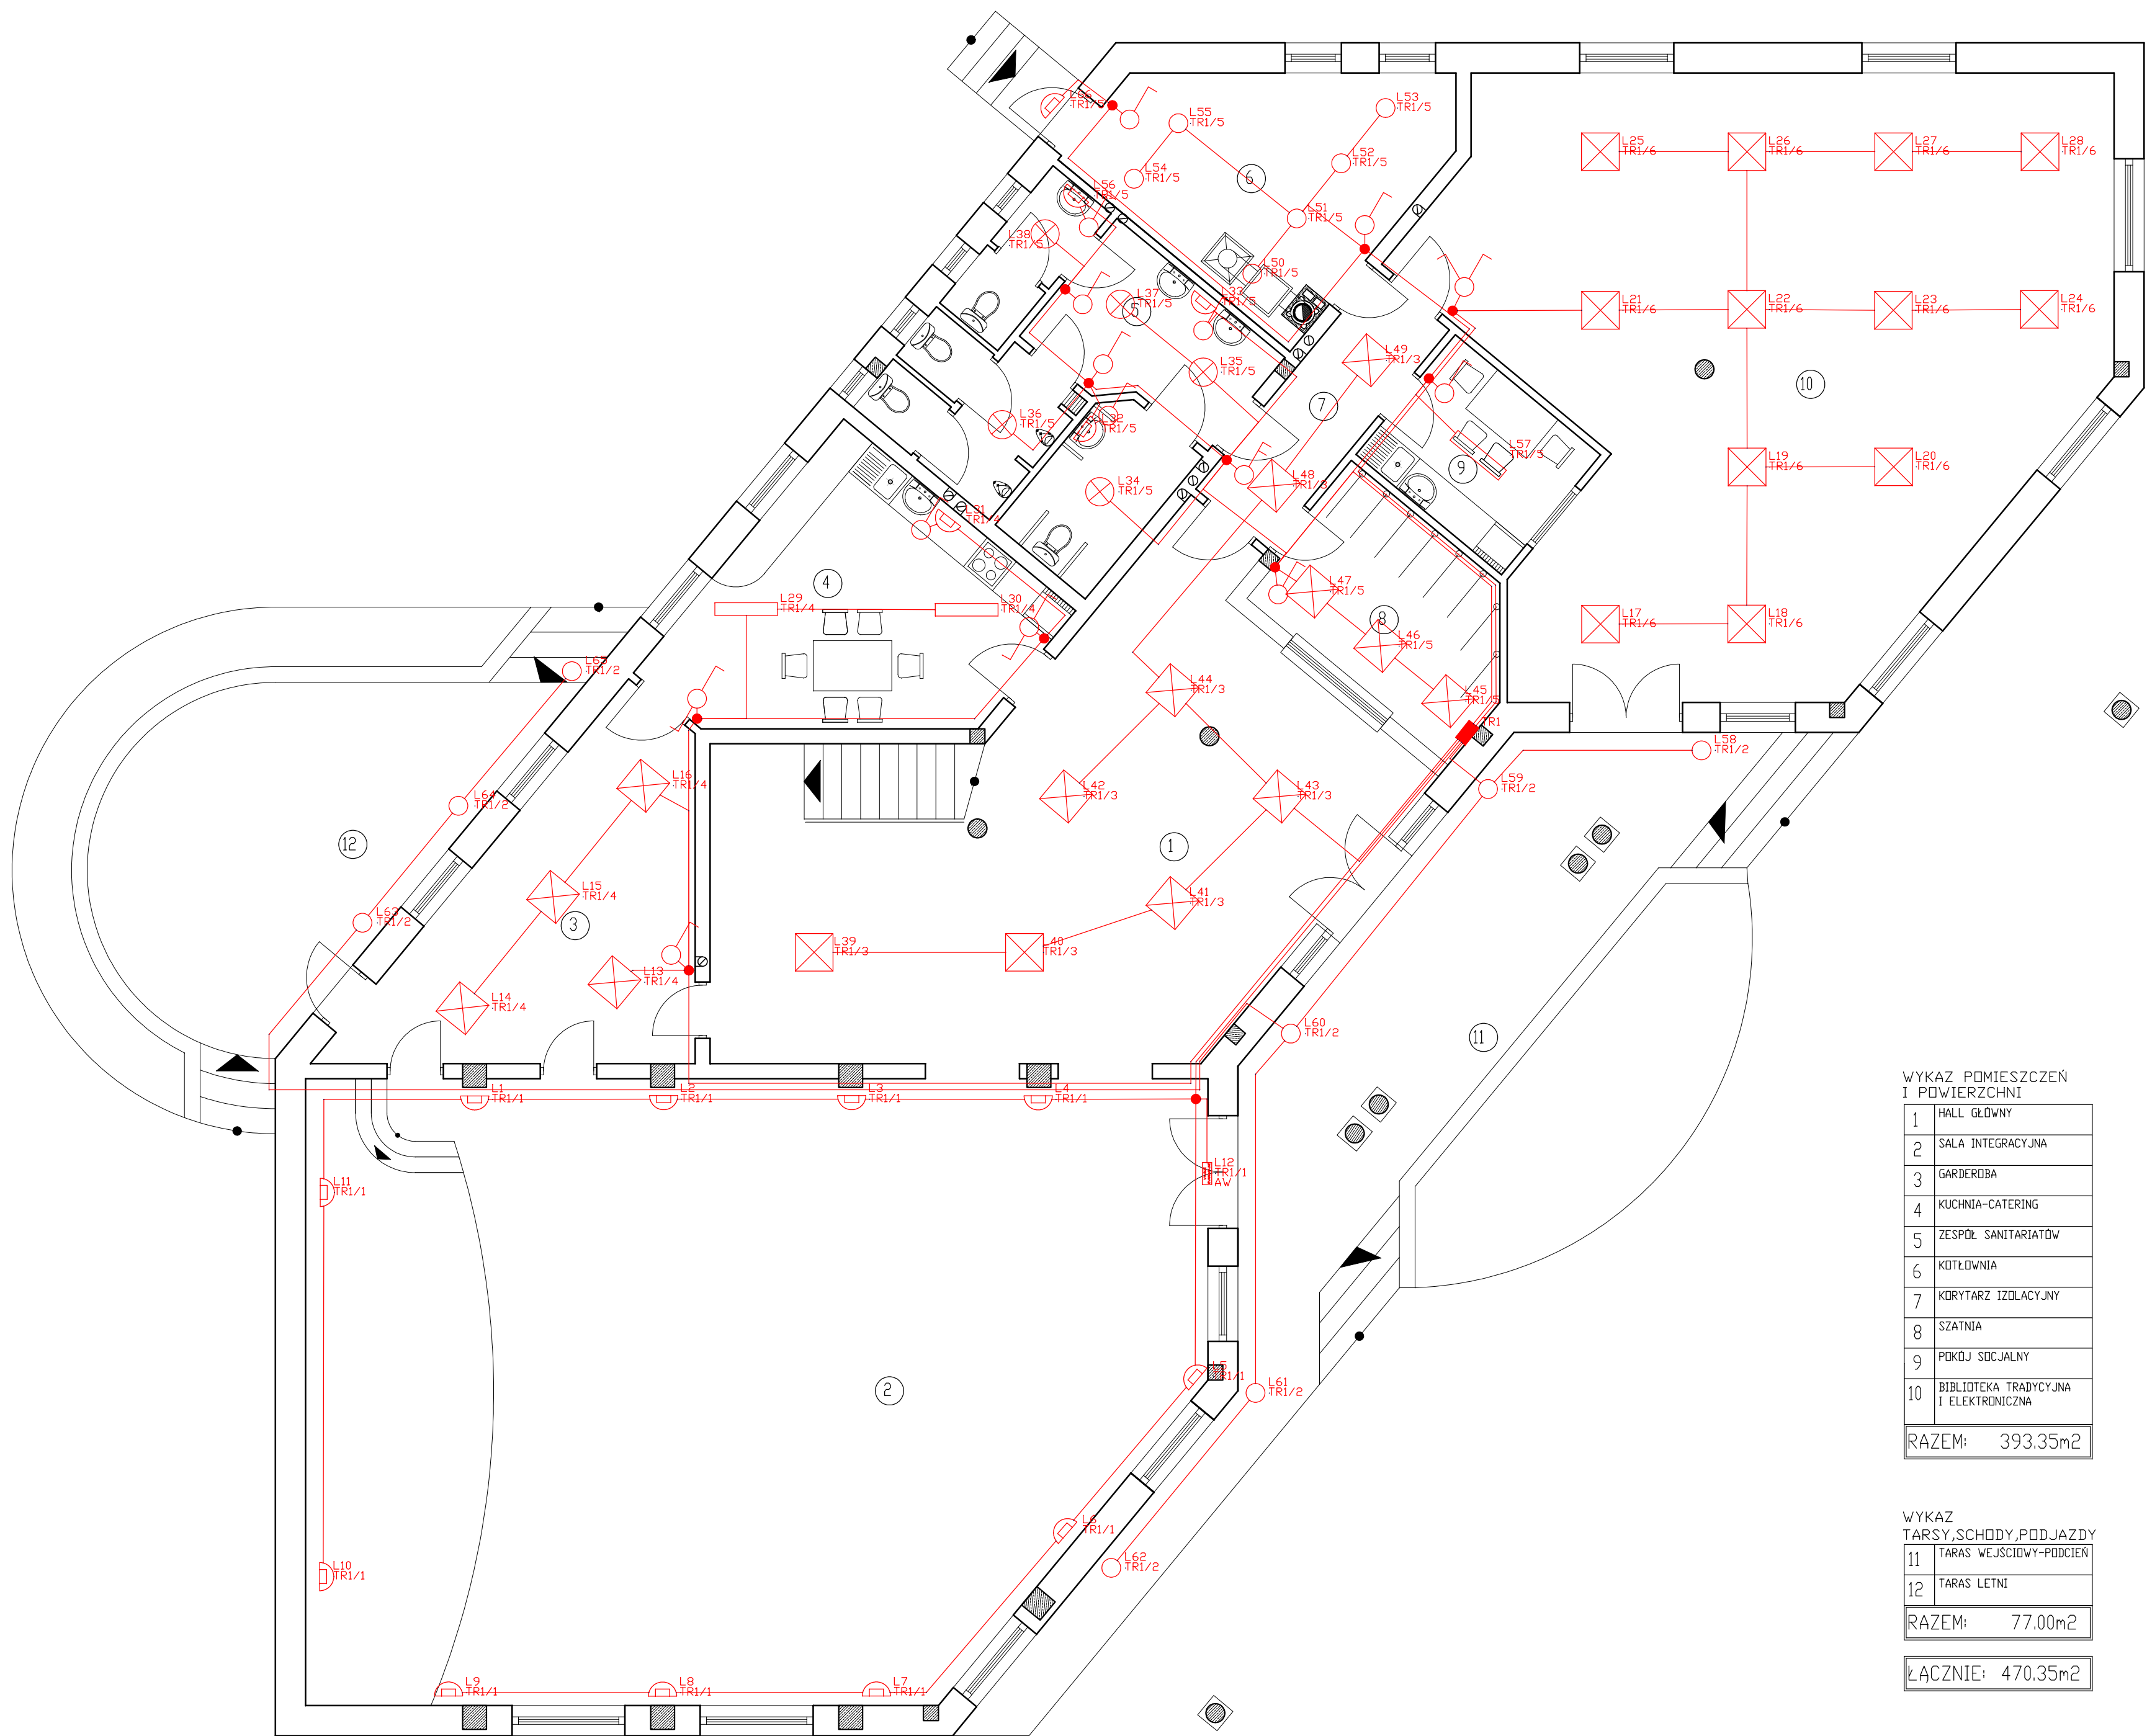

Wykaz elementów instalacji elektrycznej i Kondygnacja 0		
2 szt.	W3/W2	Łącznik schodowy, Jednobiegunowy, IP 20
8 szt.	L62/L58/L60 L65/L63/L61 L64/L59	ELGD YT-EBRX00-93 EBR01
27 szt.	L20/L39/L41 L21/L24/L18 L42/L40/L47 L19/L16/L17 L45/L43/L15 L14/L25/L49 L44/L46/L26 L13/L28/L48 L27/L23/L22	ELGD YR-RPPE14-18 RAPID
12 szt.	P4/P6/P16 P13/P9/P3/P5 P12/P7/P8 P14/P11	Puszka instalacyjna
11 szt.	L1/L6/L9/L11 L2/L10/L8/L3 L4/L5/L7	BEGA 4025 I C35 40W
11 szt.	W1/W7/W13 W10/W4/W11 W9/W8/W12/W5 W15	Łącznik pojedynczy, Jednobiegunowy, IP 20
3 szt.	L57/L29/L30	ELGD ER-WD0005-61 LIRA hong
5 szt.	L38/L35/L37 L34/L36	ELGD EL-WD0029-03 VARNA
1 szt.	L12	ELGD EA-WD0000-08 EXIT
5 szt.	L31/L32/L66 L33/L56	ESSystem 0106 K-036
6 szt.	L50/L51/L54 L55/L52/L53	ESSystem 0076 PF-100-BL1
1 szt.	W6	Łącznik pojedynczy, dwubiegunowy, IP 20
1 szt.	W14	Łącznik świecznikowy, Jednobiegunowy, IP 20
1 szt.	TR1	Tablica rozdzielcza wielokrotna, klasa ochronności I, 35/65/20 cm, 250A IP 44

WYKAZ POMIESZCZEN I POWIERZCHNI	
1	HALL GŁÓWNY
2	SALA INTEGRACYJNA
3	GARDEROBA
4	KUCHNIA-CATERING
5	ZESPÓŁ SANITARIATÓW
6	KOTŁOWNIA
7	KORYTARZ IZOLACYJNY
8	SZATNIA
9	POKOJ SÓCJALNY
10	BIBLIOTEKA TRADYCYJNA I ELEKTRONICZNA
RAZEM: 393.35m2	

WYKAZ TARSY, SCHODY, PODJAZDY	
11	TARAS WEJŚCIOWY-PODCIEN
12	TARAS LETNI
RAZEM: 77.00m2	
ŁĄCZNIE: 470.35m2	

RZUT
PARTERU
skala 1:100

UKŁAD SIECI TN-S

OBIEKT:	GMINNY DOM KULTURY W CIELĄDZU		
INWESTOR:	GMINA CIELĄDZ		
ADRES ZAM:	CIELĄDZ POW. RAWSKI WOJ.ŁÓDZKIE DZ.NR. 159/2 OBR. CIELĄDZ		
ADRES BUDOWY:	RZUT PRZYZIEMIA		
PRZEDMIOT:	RZUT PRZYZIEMIA		
BRANZA:	NAZWISKO AUTORA	NR UPR.	DATA
ELEKTRYCZNA			09.2011
PROJEKTOWAŁ	Tech. Adam Przybyszewski	22/93 Sk-ce	
SPRAWDZIŁ	mgr Włodzimierz Kowalik	1/77 Sk-ce	
SKALA:	1:100	NR RYS.1	A-1