


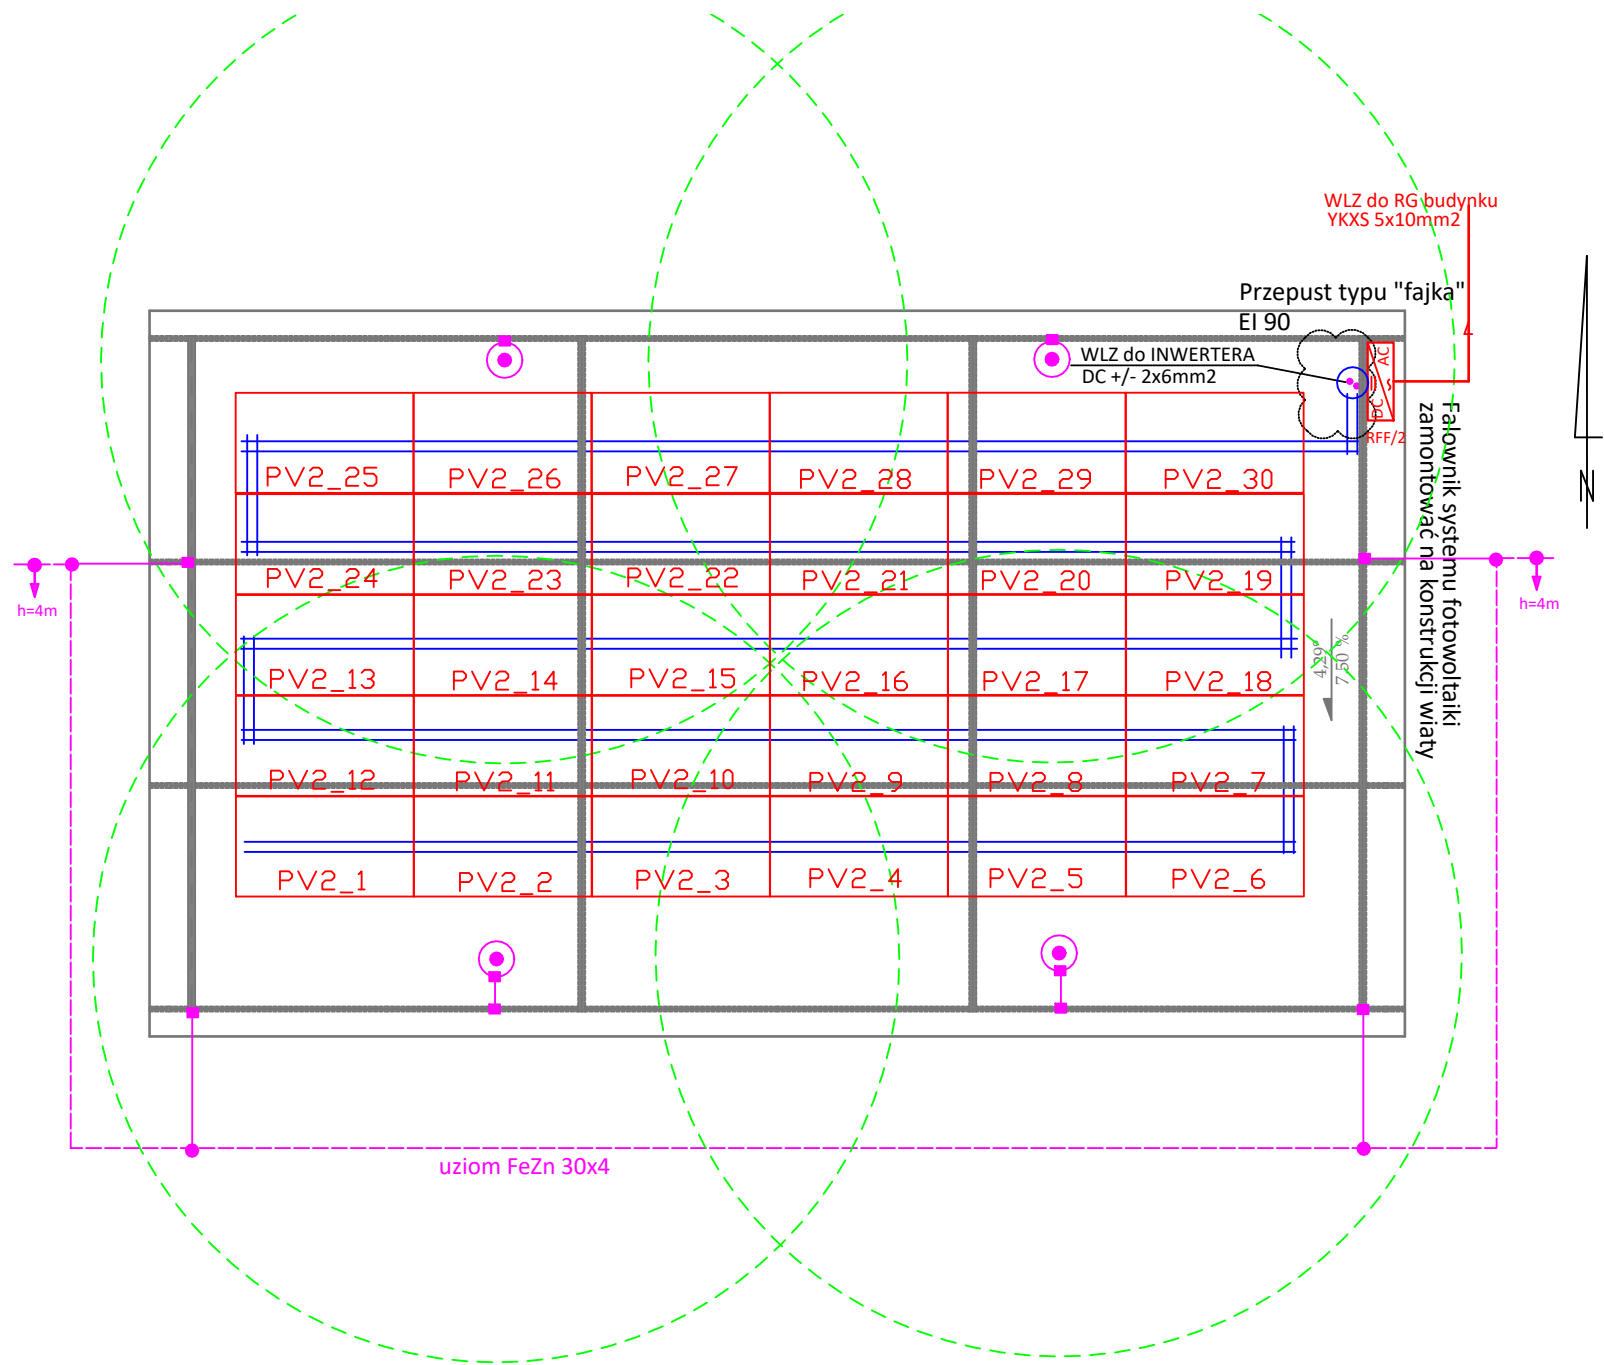

LEGENDA

	Rozdzielnia główna budynku węzła ciepłego
	Rozdzielnia główna z licznikami budynku mieszkalnego
	Rozdzielnia administracyjna budynku mieszkalnego
	Rozdzielnia fotowoltaiki falownik - inwerter
	Uziom szpilkowy 4m

	FeZn fi 8mm uziom poziomy
	FeZn 30x4 uziom otokowy
	Koryto kablowe 100/60, wraz z pokrywą
	Punkt połączenia spawany
	Punkt połączenia skręcany
	Złącze kontrolne systemowe
	Maszt odgromowy systemowy 4m

UWAGA

Konstrukcję stalową paneli fotowoltaicznych połączyć między sobą i uziemnić wyprowadzając niezależne przewody odprowadzające z łączami kontrolnymi wyprowadzonymi z istniejącego uziomu otokowego

PROJEKTANT GŁÓWNY:			
	90-224 ŁÓDŹ, UL. POMORSKA 77		
TEMAT:	Wykonanie mikroinstalacji PV o mocy 22,8kW dla produkcji energii odnawialnej na potrzeby gminnej oczyszczalni ścieków w Cielądzu		
INWESTOR:	ADRES:	96-214 Cielądz, działka nr 261 obr. 0003 Cielądz	
	NR DZIAŁEK:	---	
FAZA PROJEKTU:	BUDOWLANY	BRANŻA:	ELEKTRYCZNA
TREŚĆ RYSUNKU:	Rzut wiaty - Instalacje elektryczne		DATA: 07.2020
			SKALA: 1:75
IMIE I NAZWISKO:	PODPIS:	NR UPRAWNIEN:	NR RYSUNKU:
PROJEKTANT: mgr inż. ŁUKASZ NEUBERG		367/DOS/10	ER-03
PROJEKTANT: mgr inż. ZBIGNIEW NEUBERG		627/87	