


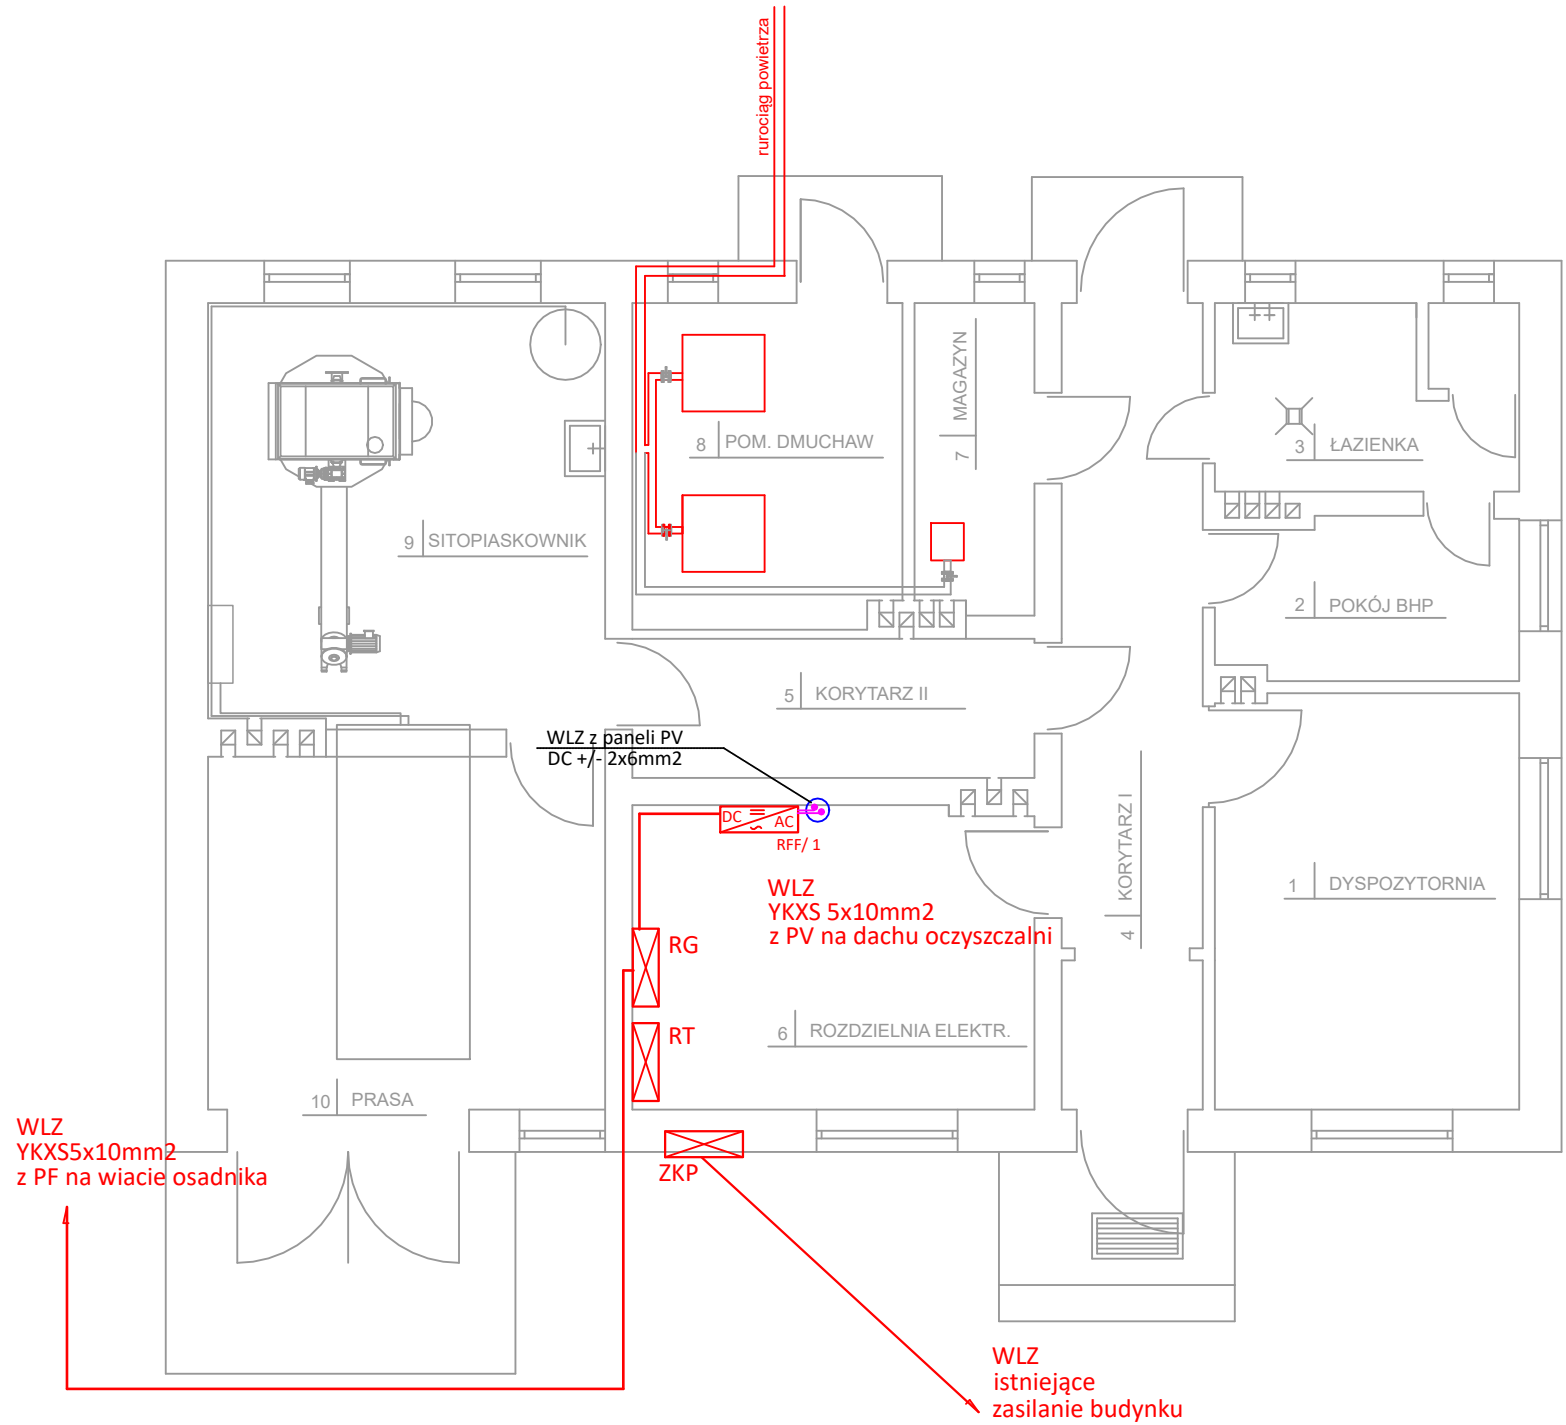

LEGENDA

	Rozdzielnia główna budynku węzła ciepłego
	Rozdzielnia główna z licznikami budynku mieszkalnego
	Rozdzielnia administracyjna budynku mieszkalnego
	Rozdzielnia fotowoltaiki falownik - inwerter
	Uziom szpilkowy 4m

UWAGA

Konstrukcję stalową paneli fotowoltaicznych połączyć między sobą i uziemnić wyprowadzając niezależne przewody odprowadzające z łączami kontrolnymi wyprowadzonymi z istniejącego uziomu otokowego

	FeZn fi 8mm uziom poziomy
	FeZn 30x4 uziom otokowy
	Koryto kablowe 100/60, wraz z pokrywą
	Punkt połączenia spawany
	Punkt połączenia skręcany
	Złącze kontrolne systemowe
	Maszt odgromowy systemowy 4m

PROJEKTANT GŁÓWNY:				Regionalna Agencja Poszanowania Energii		90-224 ŁÓDŹ, UL. POMORSKA 77	
	TEMAT:			Wykonanie mikroinstalacji PV o mocy 22,8kW dla produkcji energii odnawialnej na potrzeby gminnej oczyszczalni ścieków w Cielądzu		ADRES: 96-214 Cielądz, działka nr 261 obr. 0003 Cielądz	
INWESTOR:			Gmina Cielądz, Cielądz 59 ; 96-214 Cielądz			NR DZIAŁEK: ---	
						KAT. OBIEKTU: XII	
FAZA PROJEKTU:		BUDOWLANY		BRANŻA:		ELEKTRYCZNA	
TREŚĆ RYSUNKU:		Rzut parteru - Instalacje elektryczne				DATA: 07.2020	
						SKALA: 1: 75	
IMIĘ I NAZWISKO:			PODPIS:		NR UPRAWNIENI:		NR RYSUNKU:
PROJEKTANT:			mgr inż. ŁUKASZ NEUBERG		367/DOS/10		ER-01
PROJEKTANT:			mgr inż. ZBIGNIEW NEUBERG		627/87		