


GMINNY DOM KULTURY W MIEJSCOWOŚCI CIELĄDZ RZUT PARTERU SYGNALIZACJA ALARMOWA I SYGANALIZACJI POŻARU

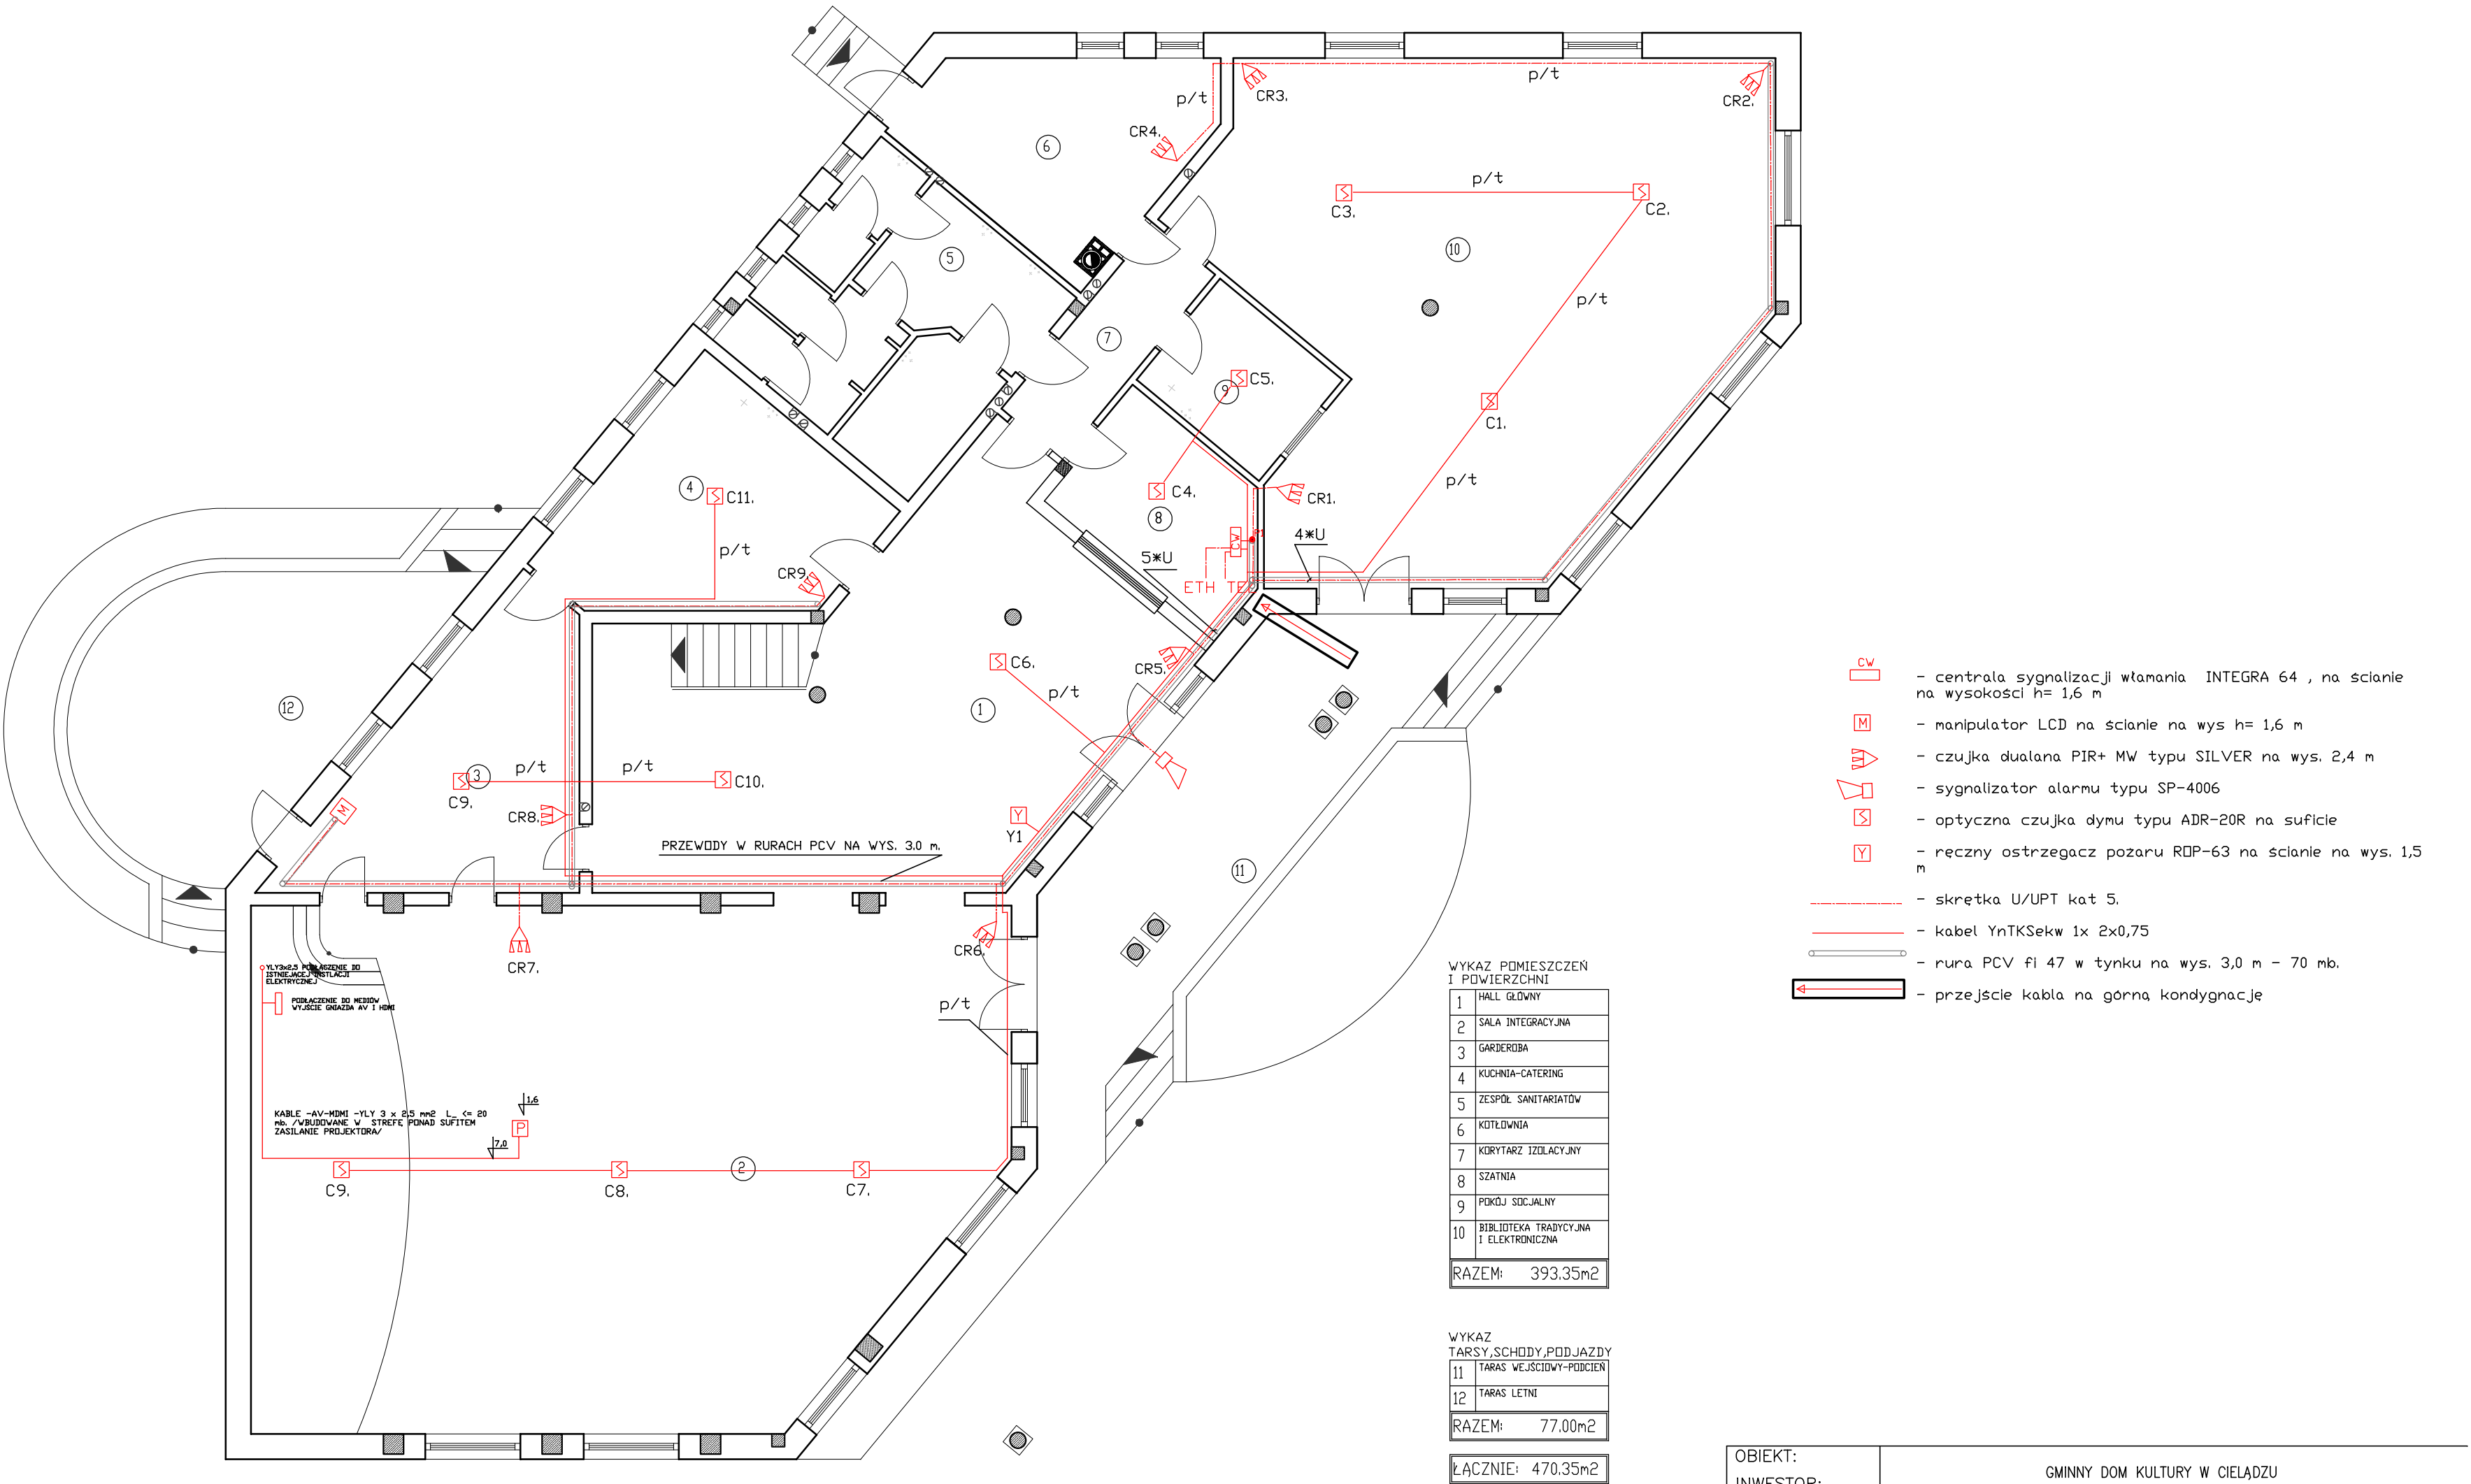

RZUT
PARTERU
skala 1:100

OBIEKT:	GMINNY DOM KULTURY W CIELĄDZU			
INWESTOR:	GMINA CIELĄDZ			
ADRES ZAM:	CIELĄDZ POW. RAWSKI WOJ.ŁÓDZKIE DZ.NR. 159/2 OBR. CIELĄDZ			
ADRES BUDOWY:	CIELĄDZ POW. RAWSKI WOJ.ŁÓDZKIE DZ.NR. 159/2 OBR. CIELĄDZ			
PRZEDMIOT:	RZUT PRZYZIEMIA			
BRANŻA:	NAZWISKO AUTORA	NR UPR.	PODPIS	DATA
TELEINFORMATYCZNA				
PROJEKTOWAŁ	Tech. Adam Przybyszewski	22/93 Sk-ce		
SPRAWDZIŁ	inz. Antoni Szczypiński	622/75 Łódź		
SKALA:	1:100	NR RYS.	A-1	